



PRZEKRÓJ A - A

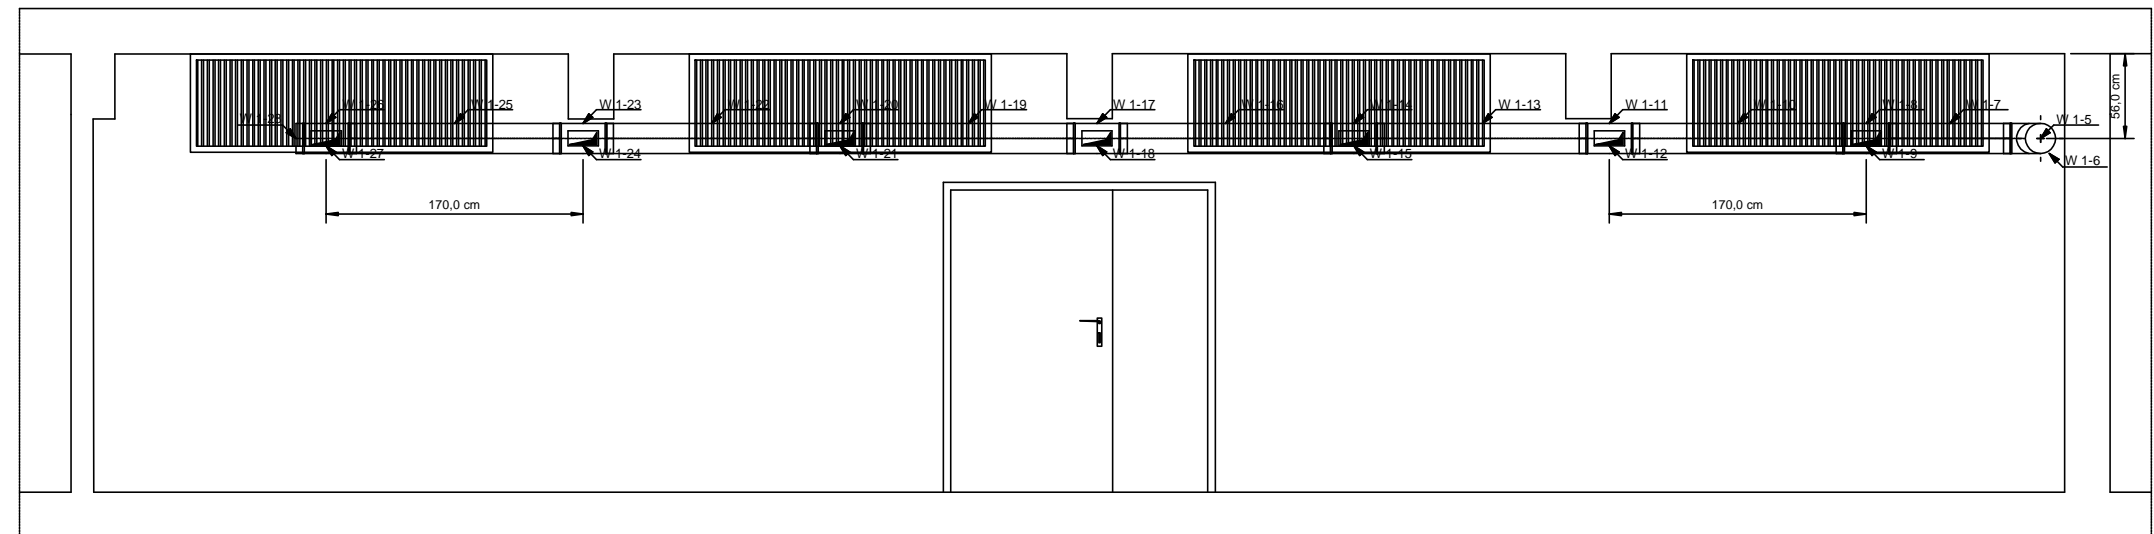

PRZEKRÓJ B - B

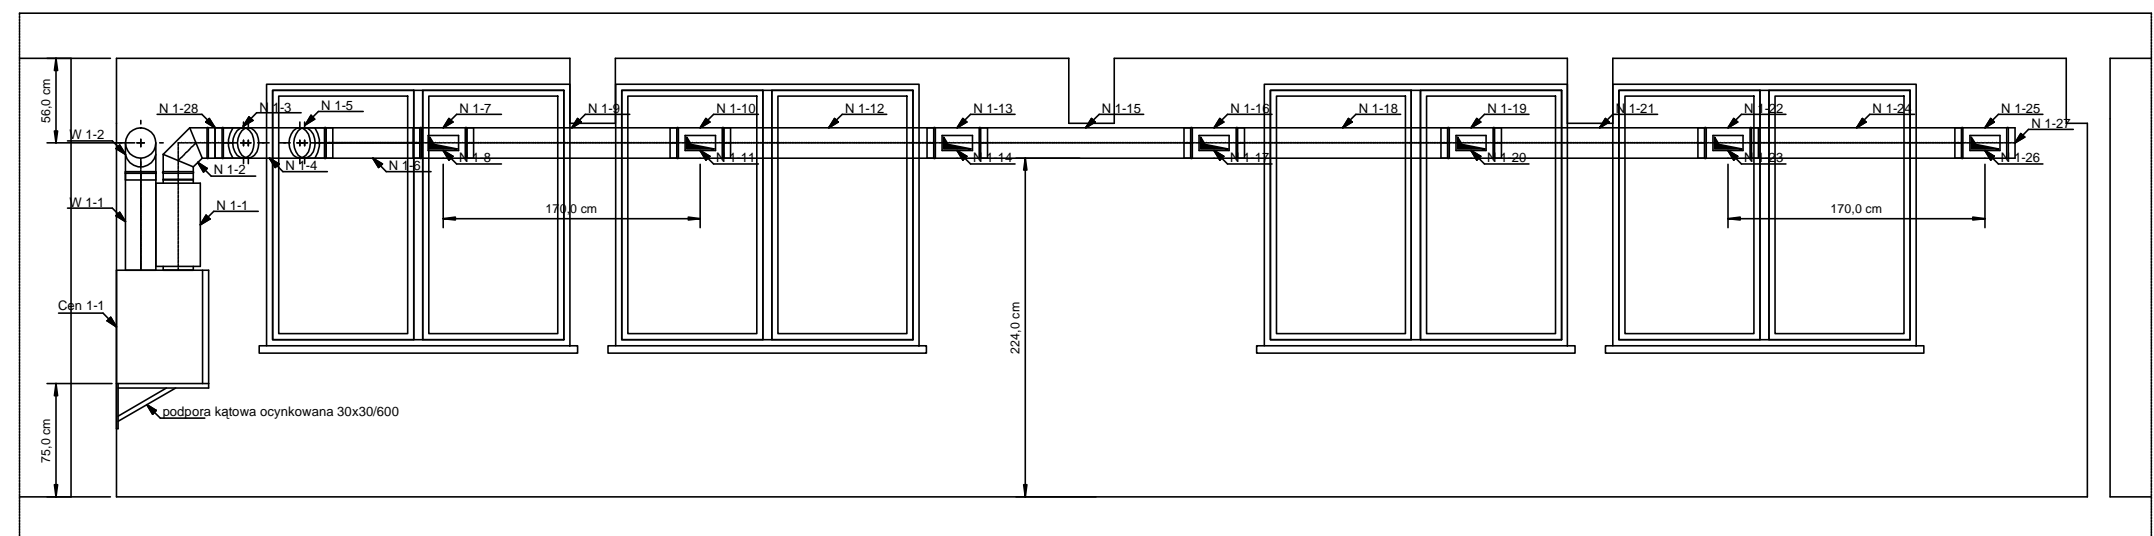

INSTALACJA WENTYLACJI NAWIEWNO-WYWIEWNEJ Z ODZYSKIEM CIEPŁA PRZEKRÓJ A-A; B-B

SP ZOZ Sanatorium Uzdrowskowe MSWiA "Agat"
w Jeleniej Górze, 58-560 Jelenia Góra, ul. Cervi 14
Dostosowanie obiektu do wymagań obowiązujących przepisów p.poz z zakresu bezpieczeństwa pożarowego
dostosowanie dla osób niepełnosprawnych ciągów komunikacyjnych III p. budynku

III PIĘTRO – SALA GIMNASTYCZNA – WENTYLACJA NAWIEWNO-WYWIEWNA

Skala 1:50

Nr rys. W-2