


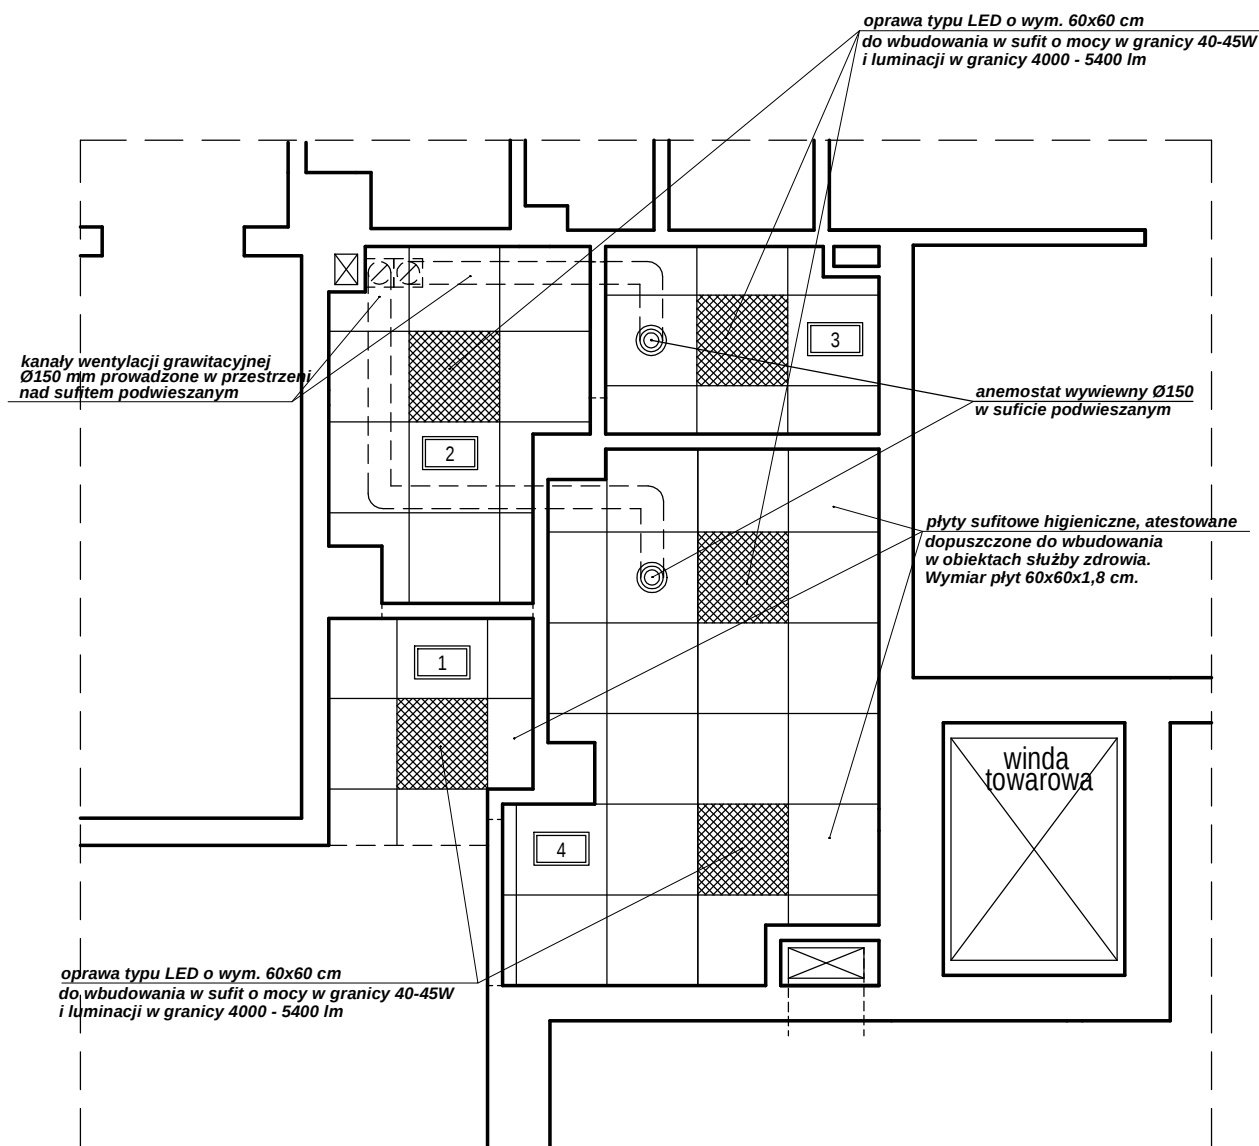

UKŁAD SUFITÓW PODWIESZANYCH KASETONOWYCH, OŚWIETLENIA I WENTYLACJI

skala 1:50

Poziom sufitu +2,60 m od poziomem posadzki.

- 1 hol wejściowy
- 2 przedsiónek wc damski
- 3 wc damski
- 4 wc dla osób niepełnosprawnych
wc męski

Roboty Ogólnobudowlane, Nadzór i Kierowanie Budowami,
Inwentaryzacje Budowlane, Kosztorysowanie Robót Budowlanych
STEFAN JAKUBOWSKI, 58-506 Jelenia Góra, ul. Kiepur 67/17, tel. 602-659-984

Investor	SP ZOZ Sanatorium Uzdrowskowe MSWiA "AGAT" 58-560 Jelenia Góra, ul. Cervi 14		
Obiekt	Remont węzła sanitarnego zlokalizowanego w Dziale ZPL budynku Sanatorium		
Tytuł rys.	Układ sufitów podwieszanych, oświetlenia i wentylacji		Stadium PW Branża ARCH.
Wykonał	techn. bud. STEFAN JAKUBOWSKI	Nr upr. 2002/89	podpis Skala 1: 50 data 10.2024
Wykonał			nr rys./liczba 3/4